


ТМГ11-2500/35/УХЛ1
2500 кВА 35/0,4 кВ
Д/УН-11

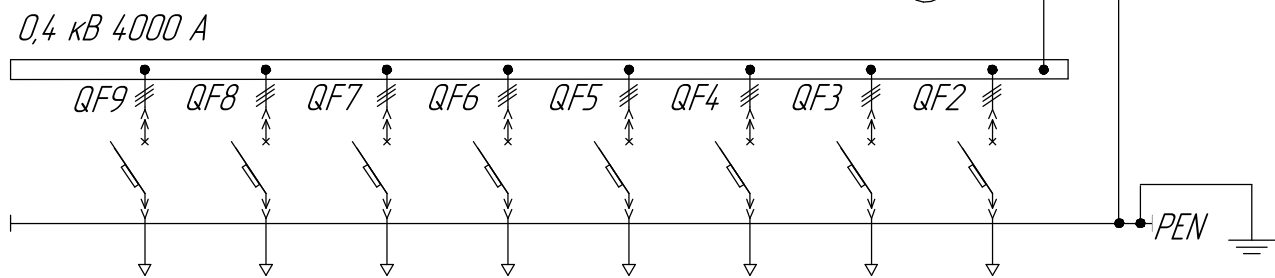

Согласовано	

Взам. инв. №

Подп. и дата

Инв. № подл.

Изм.	Колуч.	Лист	№ док.	Подп.	Дата


Однотрансформаторная подстанция
35/0,4 кВ мощностью 2500 кВА

КТП 35/0,4 2500 кВА

Однолинейная схема

Стадия	Лист	Листов

ООО "РОСПОЛЬ-ЭЛЕКТРО+"

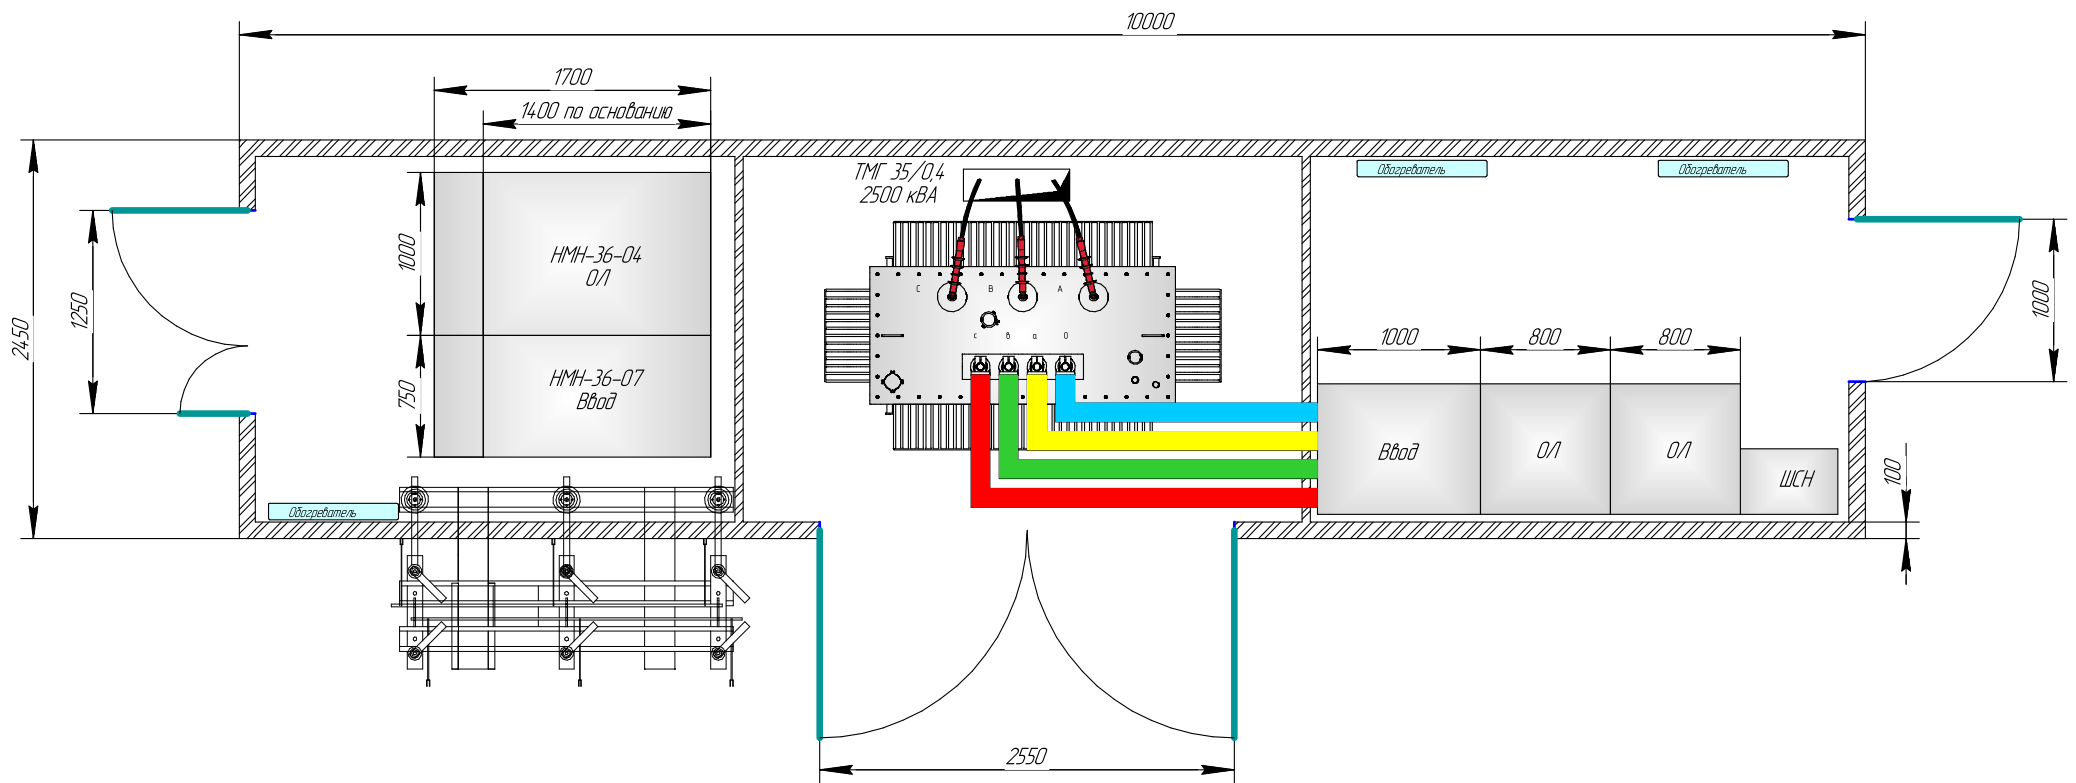

Согласовано

Инд. № подл. Подп. и дата. Взам. инд. №

							Однотрансформаторная подстанция 35/0,4 кВ мощностью 2500 кВА			
Изм.	Колуч.	Лист	№ док.	Подп.	Дата		КТП 35/0,4 1x2500 кВА	Стадия	Лист	Листов
										1
Компоновочное решение								ООО "РОСПОЛЬ-ЭЛЕКТРО+"		