


Согласовано
Взам инв. №
Подп. и дата
Инв. № подл.

						<b>Двухтрансформаторная подстанция 35/6 кВ мощностью 6300 кВА</b>		
Изм.	Колуч.	Лист	№ док.	Подп.	Дата	<b>КТП 35/6 2x6300 кВА</b>		
						Стация	Лист	Листов
						<b>Однолинейная схема</b>		
						000 "РОСПОЛЬ-ЭЛЕКТРО"		

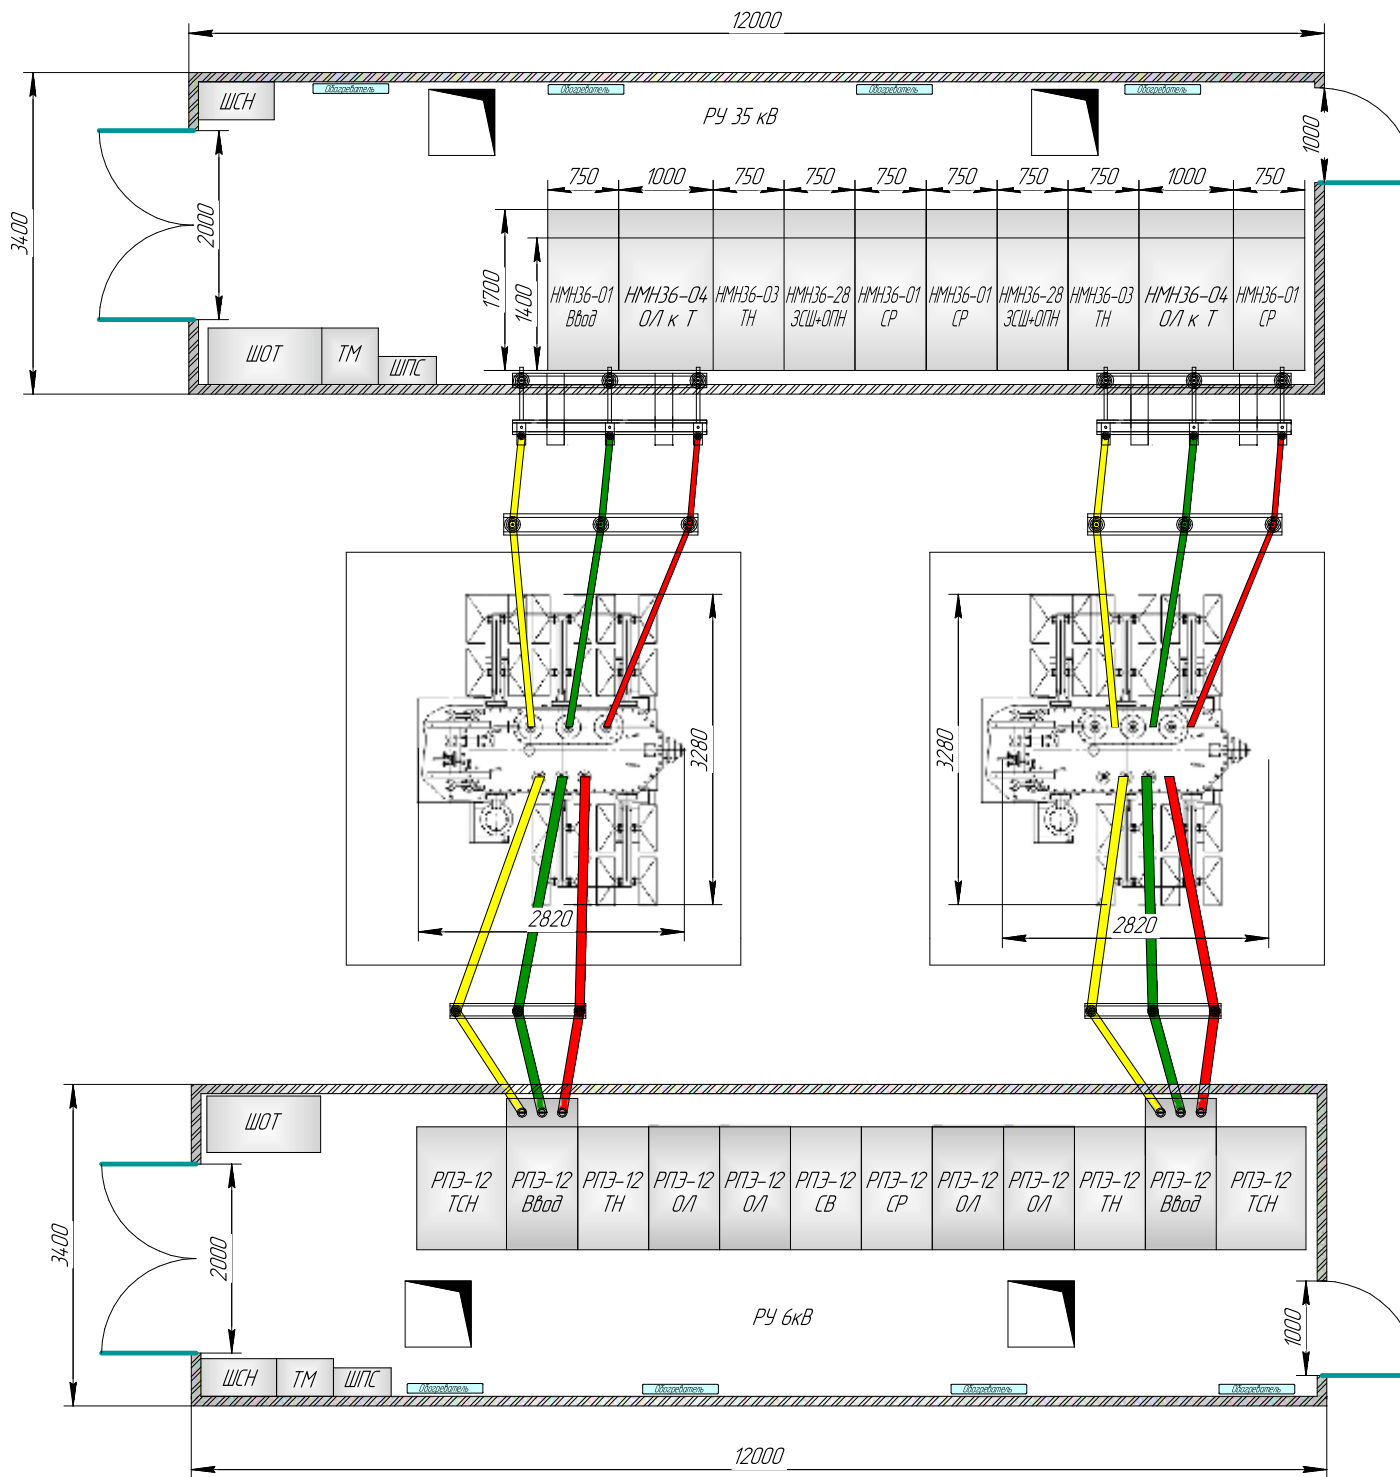

Изм.	Колуч.	Лист	№ док.	Подп.	Дата	Двухтрансформаторная подстанция 35/6 кВ мощностью 6300 кВА		
						КТП 35/6 2х6300 кВА		
						Стадия	Лист	Листов
						Компновочное решение ООО "РОСПОЛЬ-ЭЛЕКТРО+"		

Согласовано  
 Взам. инв. №  
 Подп. и дата  
 Инв. № подл.