
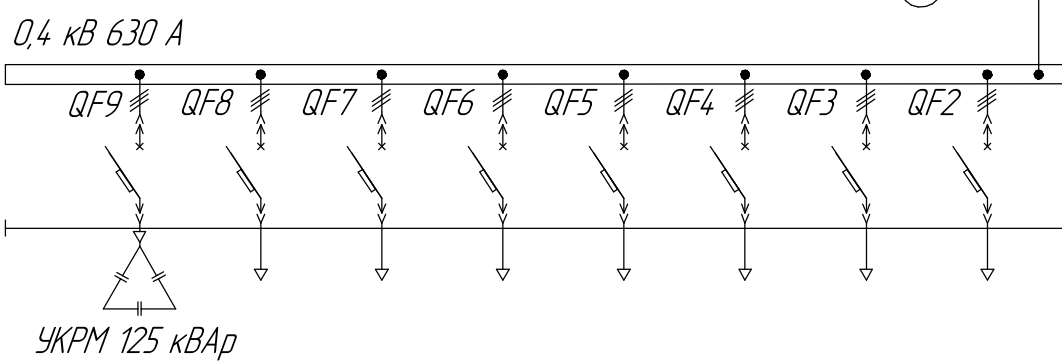


ТМГ11-250/35/УХЛ1
250 кВА 35/0,4 кВ
Д/УН-11

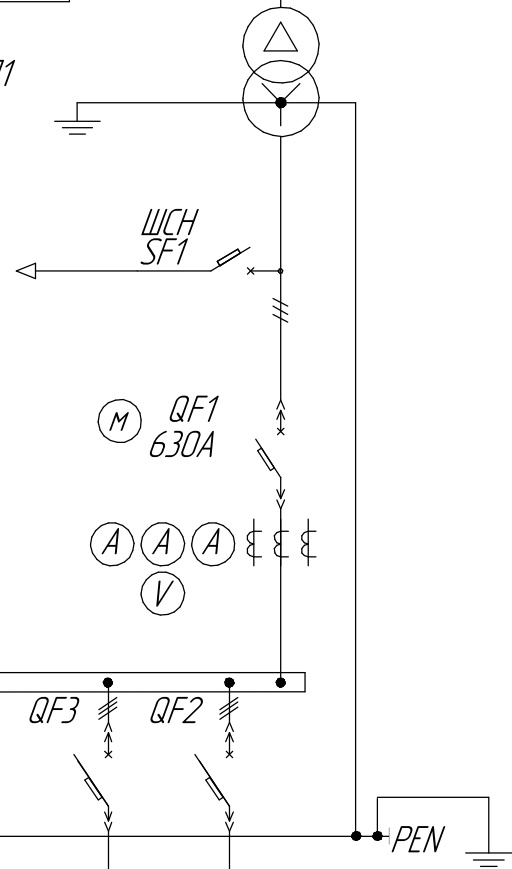

Согласовано

Взам. инв. №

Подп. и дата

Инв. № подл.

Изм.	Колуч.	Лист	№ док.	Подп.	Дата

Однотрансформаторная подстанция
35/0,4 кВ мощностью 250 кВА

КТП 35/0,4 250 кВА

Однолинейная схема


Стадия	Лист	Листов
ООО "РОСПОЛЬ-ЭЛЕКТРО+"		

Согласовано

Взам. инв. №

Подп. и дата

Инв. № подл.

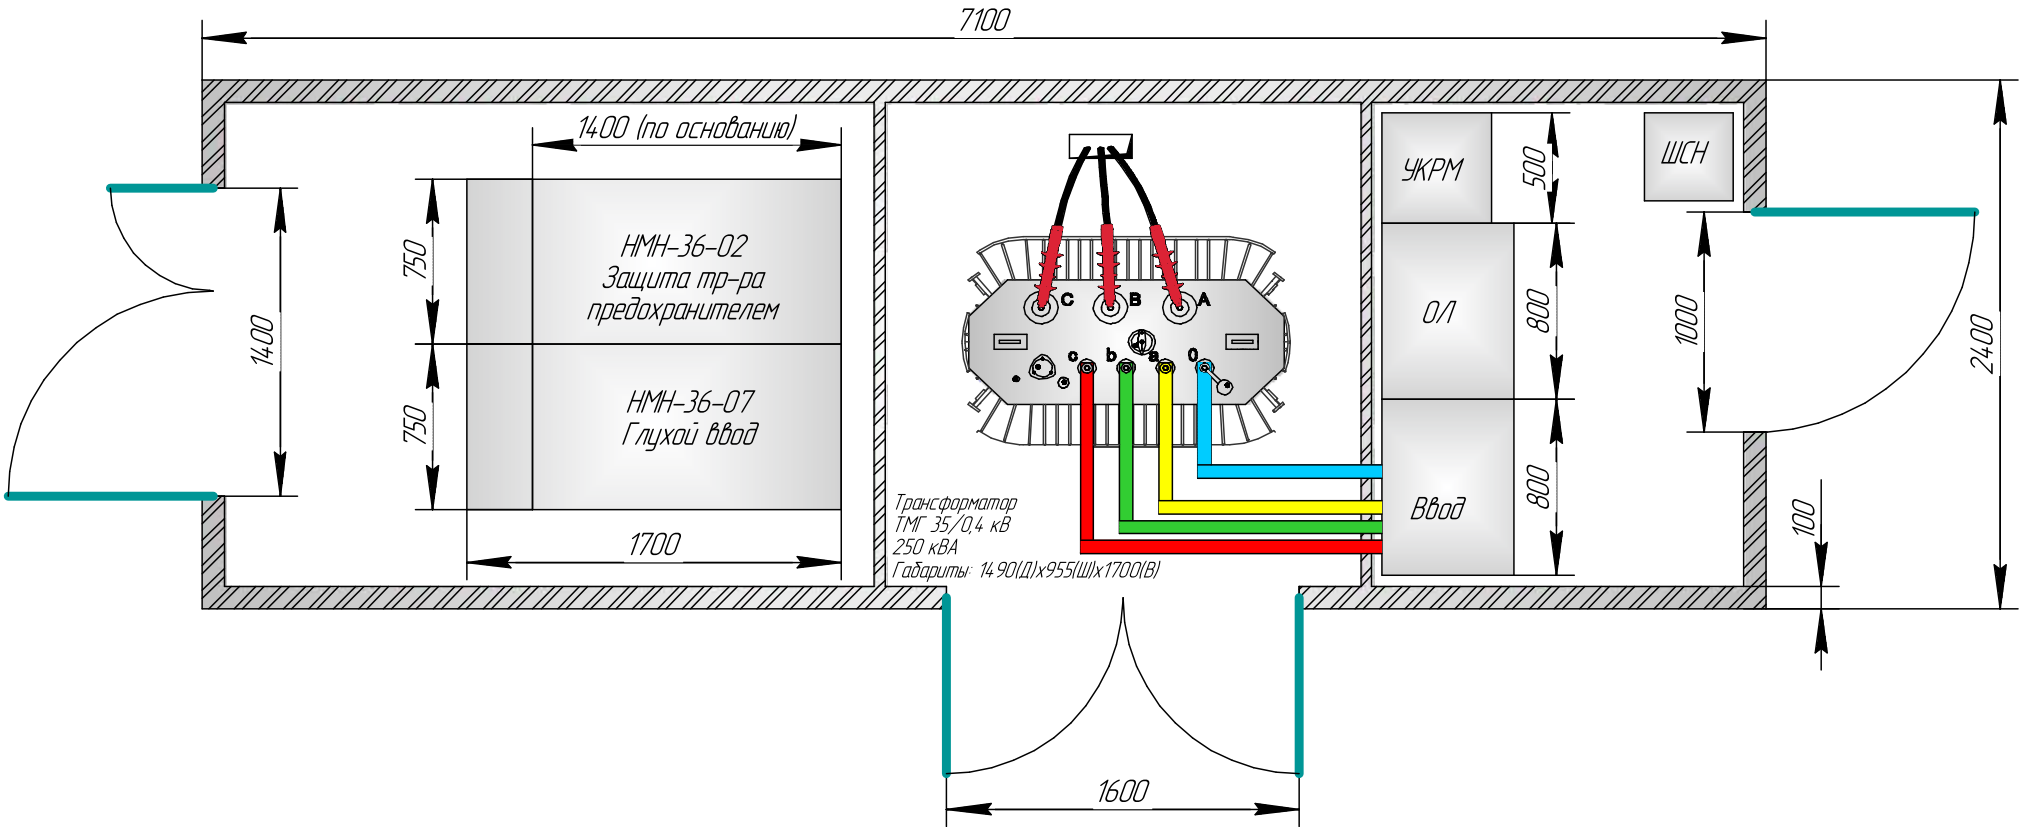

Изм.	Кол.уч.	Лист	№ док.	Подп.	Дата

Однотрансформаторная подстанция 250 кВА 35/0,4 кВ

КТП 35/0,4 250 кВА

Стадия	Лист	Листов
		1

Компоновочное решение ООО "РОСПОЛЬ-ЭЛЕКТРО+"