




HMH-36-02
0/1

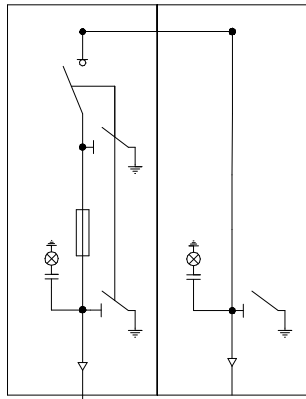


HMH-36-07
Ввод

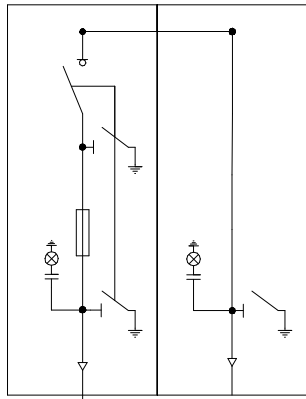

HMH-36-07
Ввод

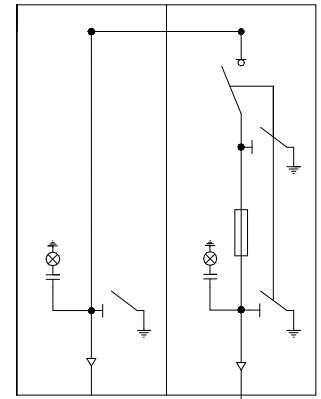

HMH-36-02
0/1

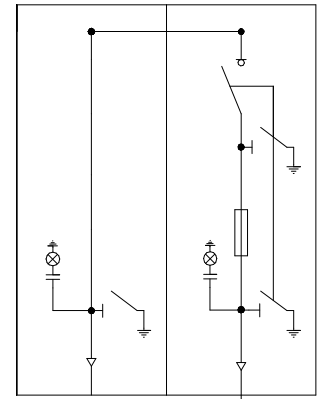

TMГ11-2500/35/УХ/11
2500 кВА 35/0,4 кВ
Д/УН-11

TMГ11-2500/35/УХ/11
2500 кВА 35/0,4 кВ
Д/УН-11

ЩСН
SF1

ЩСН
SF2



QF1
4000A

QF2
4000A

QF11
4000A

0,4 кВ 4000 А

0,4 кВ 4000 А

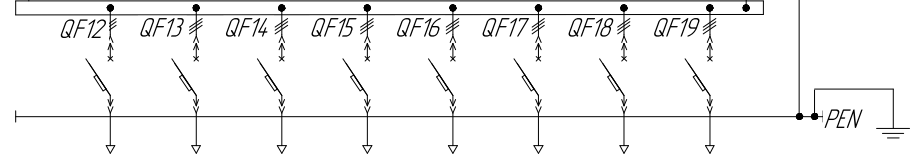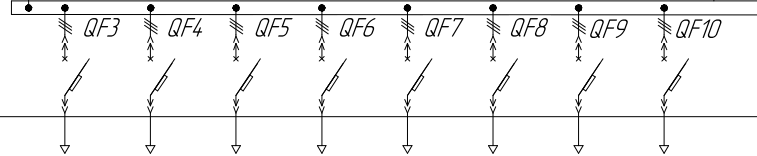

ABP


Создано	
Проверено	
Утверждено	
Исполнено	

Взам. инв. №

Подп. и дата

Инв. № подл.

						Двухтрансформаторная подстанция 35/0,4 кВ мощностью 2500 кВА			
Изм.	Колуч.	Лист	№ док.	Подп.	Дата	КТП 35/0,4 2x2500 кВА	Стадия	Лист	Листов
						Однолинейная схема			
							ООО "РОСПОЛЬ-ЭЛЕКТРО+"		

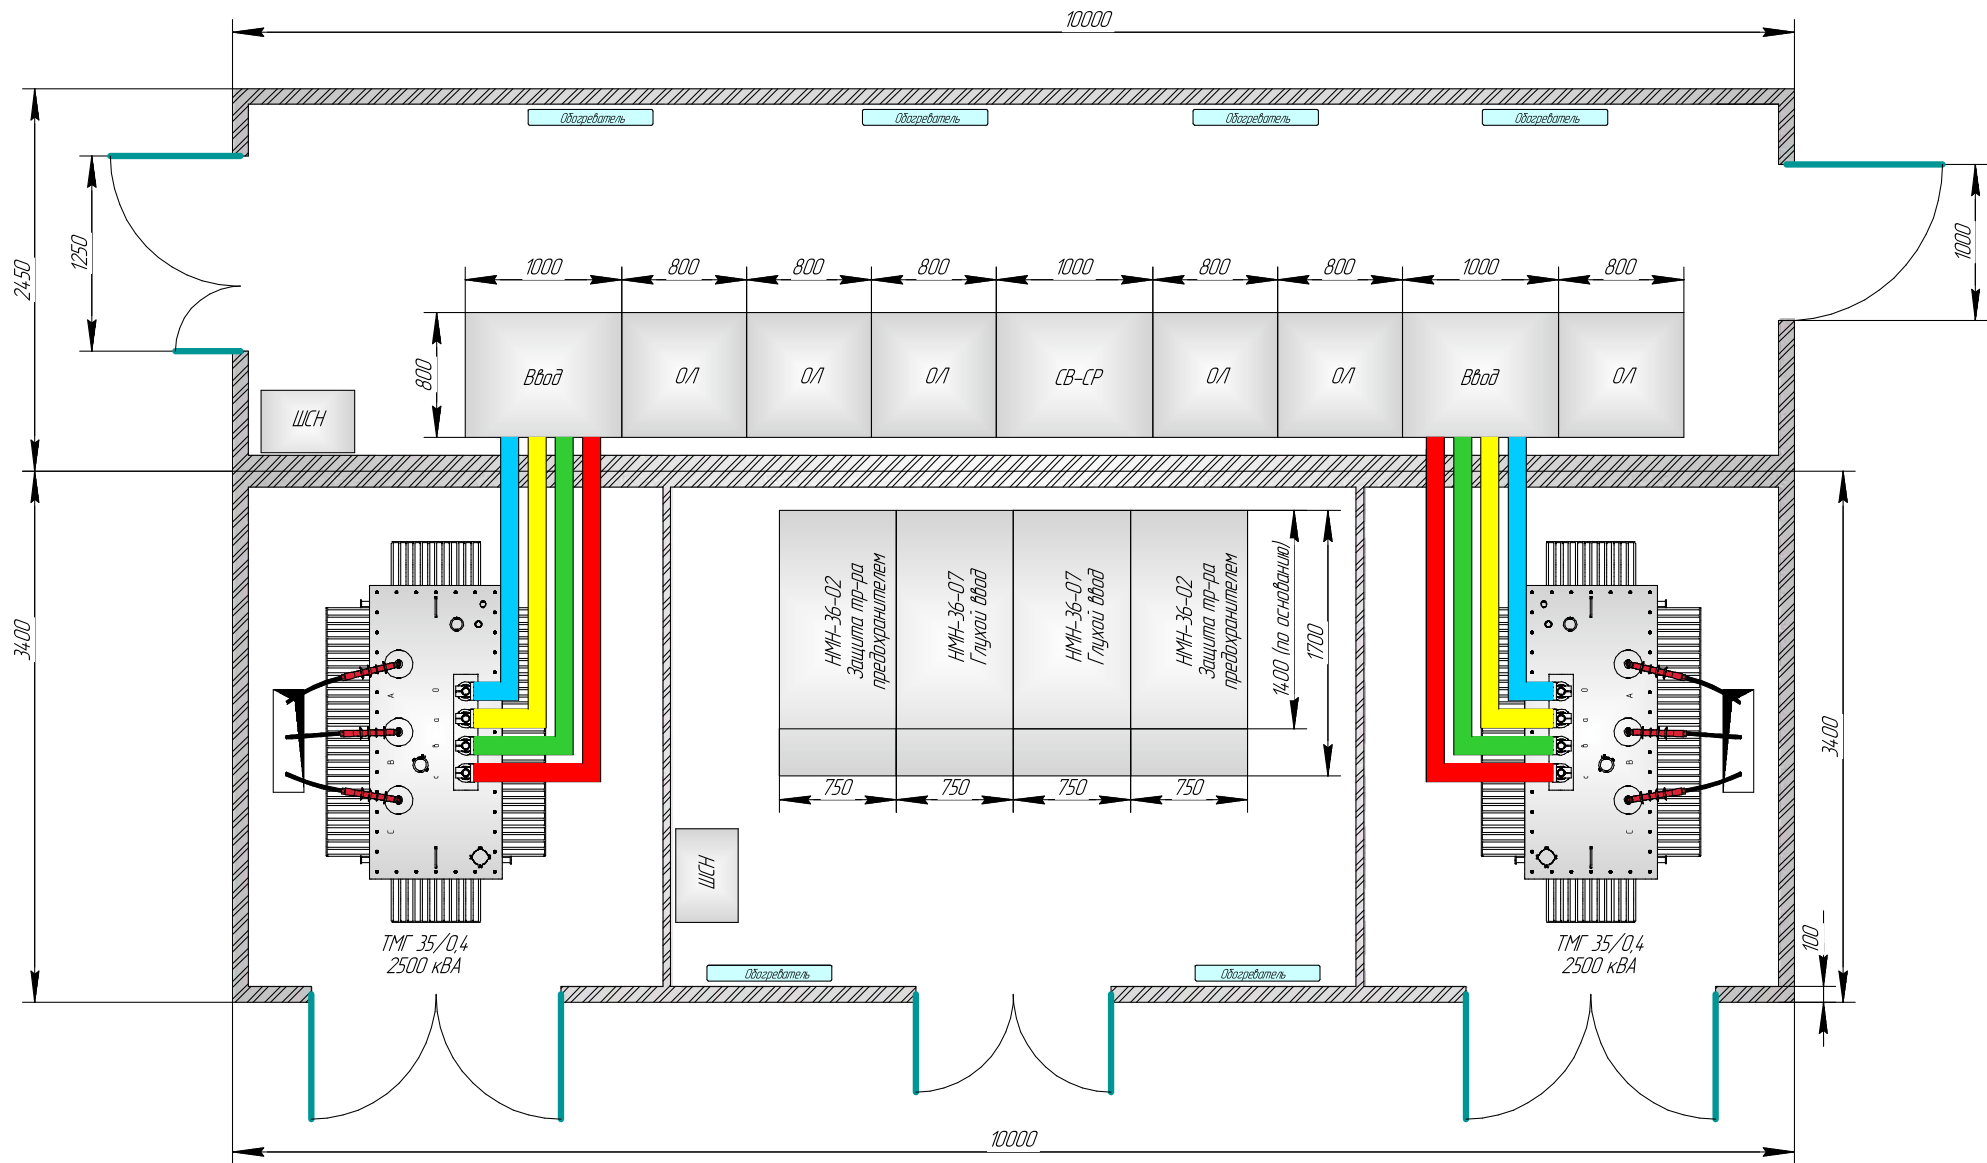

Согласовано

Инв. № подл.	Подп. и дата	Взам инв. №

Изм.	Колуч.	Лист	№ док.	Подп.	Дата

Двухтрансформаторная подстанция
35/0,4 кВ мощностью 2500 кВА

КТП 35/0,4 2х2500 кВА

Компоновочное решение

Стадия	Лист	Листов
		1

ООО "РОСПОЛЬ-ЭЛЕКТРО"